




## Klatka schodowa główna K2

 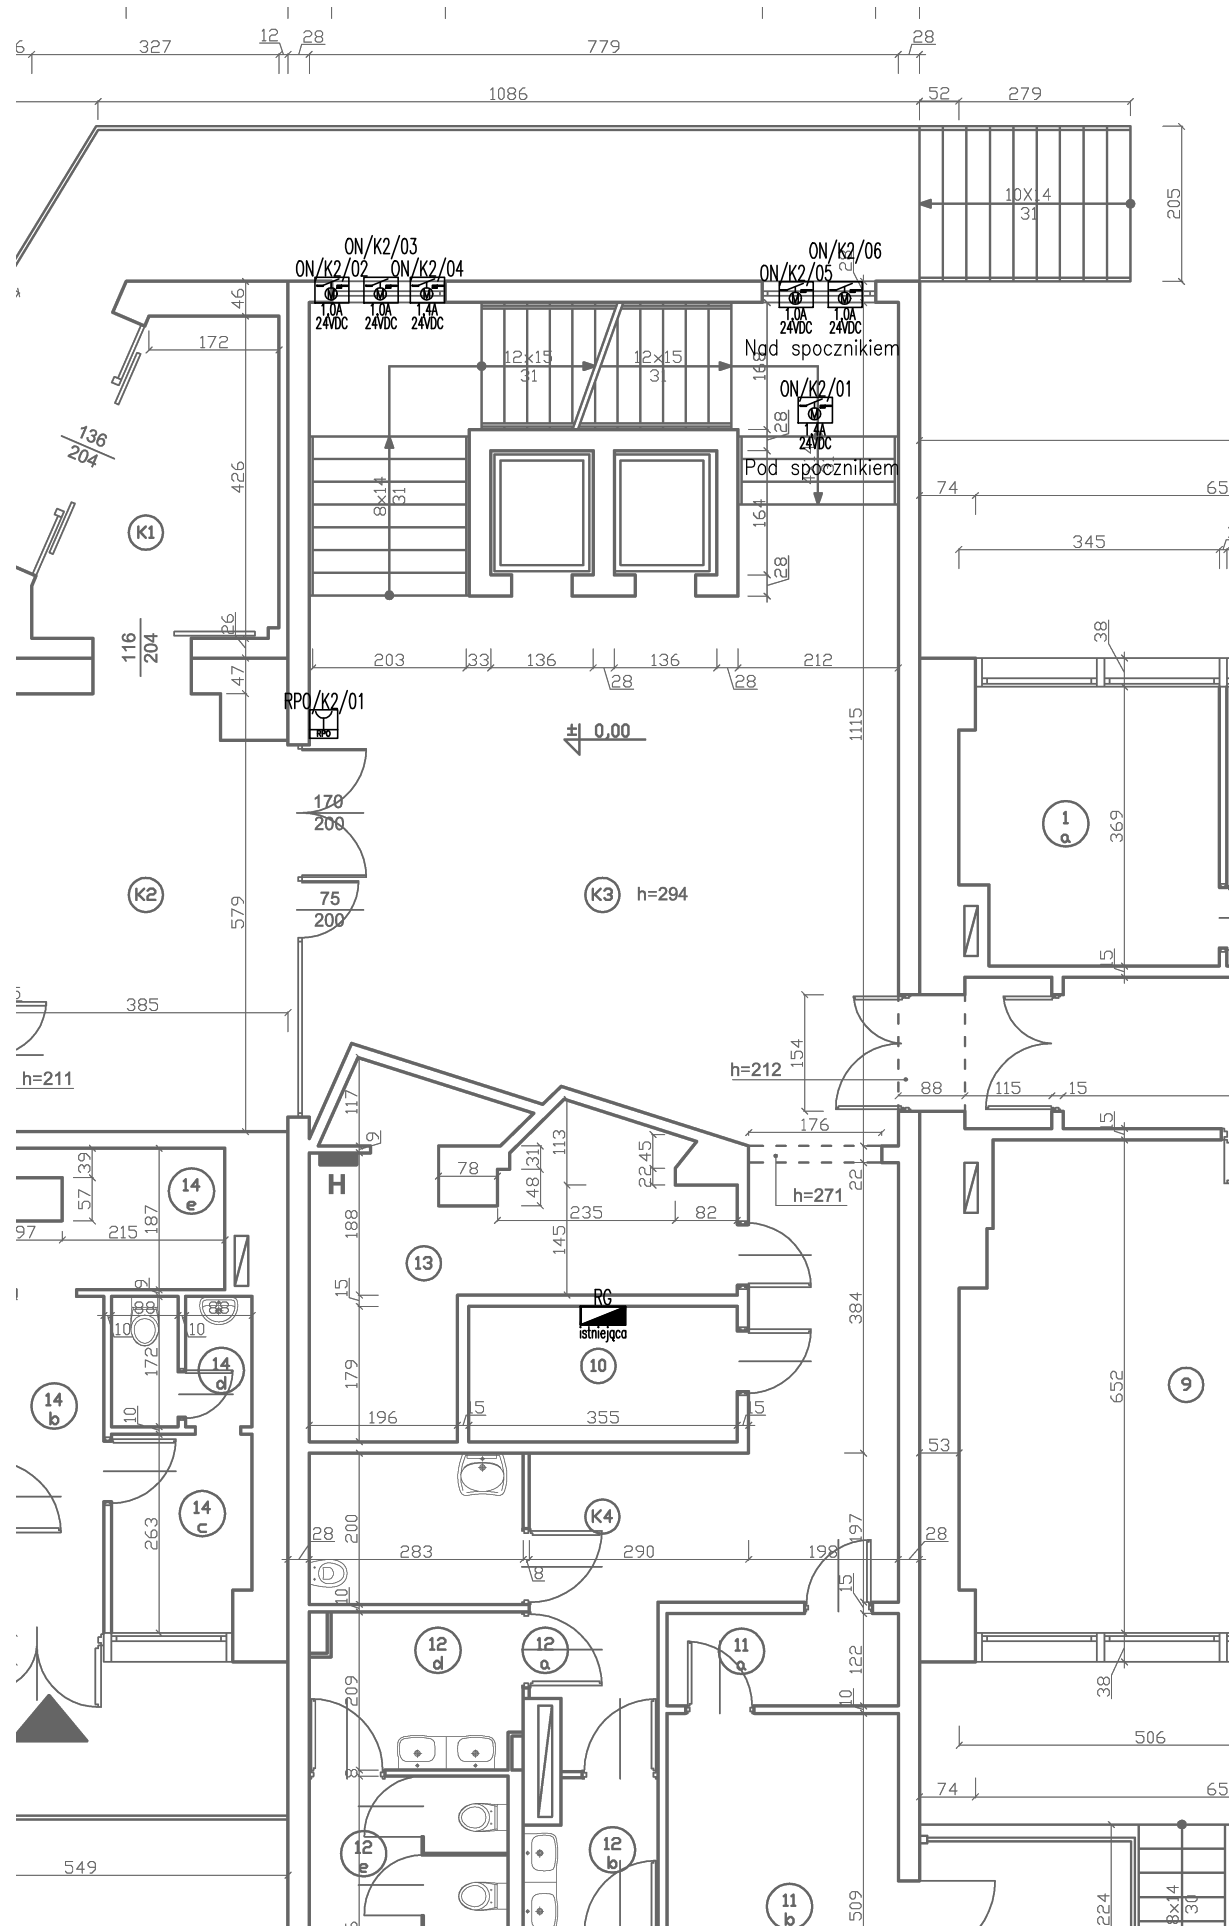


**Klatka schodowa  
boczna - zachodnia  
K1**

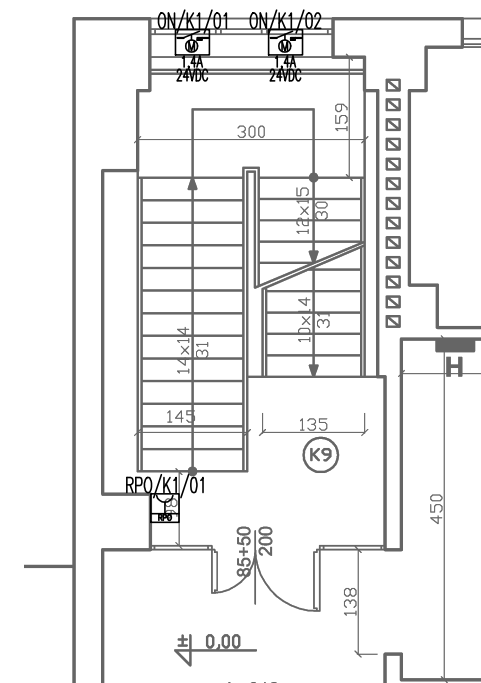

**Klatka schodowa  
boczna - wschodnia  
K3**

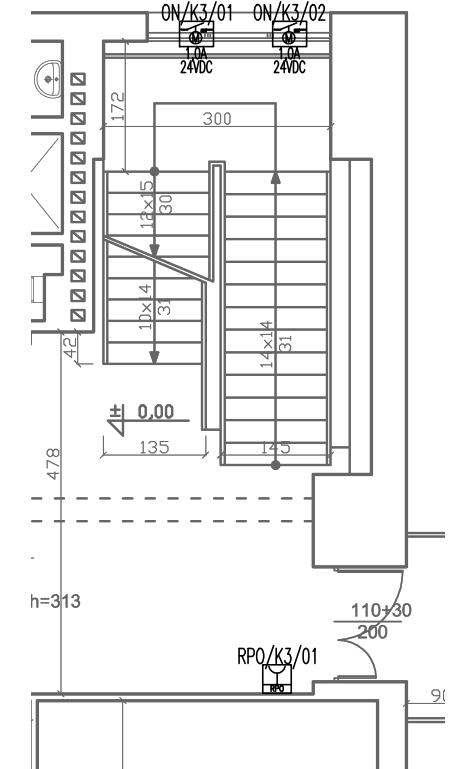

Projekt	SYSTEM GRAWITACYJNEGO ODDYMIANIA KŁATEK SCHODOWYCH W BUDYNKU DOMU STUDENTA NA TERENIE AWF KATOWICE		Nr Rysunku	E02
Klient	AWF Katowice, ul. Mikołowska 72A, 40-065 Katowice		Rewizja	A
Tytuł Rysunku	Plan klatek schodowych instalacja sterowania oddymianiem - rzut parteru		Zwolniony	Z
Skala 1:100	Nr Projektu 002			
	Autor mgr inż. ADAM SKRZYPIEC	Narysował	Sprawdził	
	Nr uprawnień SLK/5254/POOE/14 spec. elektr.	Nr uprawnień	Nr uprawnień	
Data 2021.10.20	Podpis 	Podpis	Podpis	Faza projektu PB