


PLAN EWAKUACJI - PIĘTRO

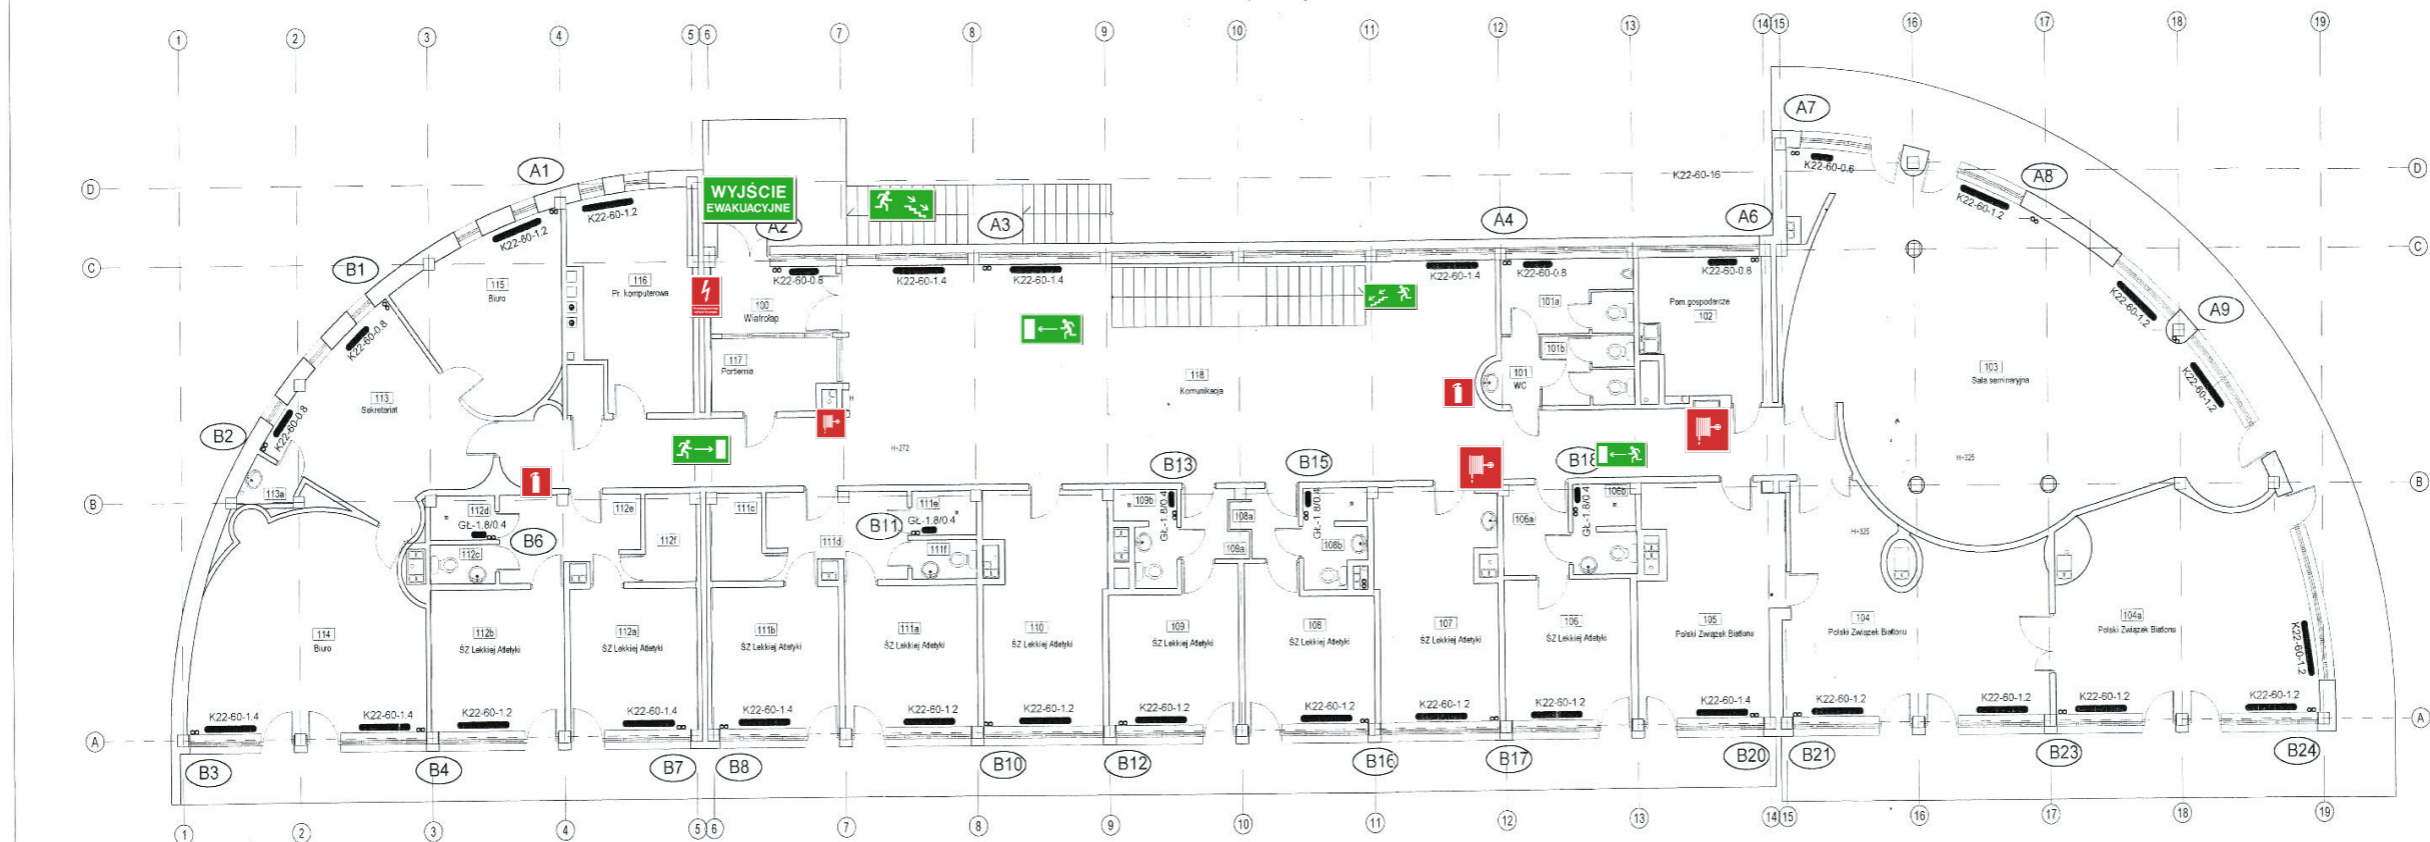

Lp.	Nazwa pomieszczenia	Rodzaj posadzki	Pow.
100	Wiatrołap	Lastyko	6,11m ²
101	Przedpokój	Płyty ceramiczne	2,31m ²
101a	WC męski	Płyty ceramiczne	6,95m ²
101b	WC damskie	Płyty ceramiczne	4,35m ²
102	Pom. gospodarcze (PZB)	Płyty ceramiczne	11,42m ²
103	Sala seminaryjna	Parquet	84,66m ²
104	Pom. Polskiego Związku Białoruś	Parquet	34,11m ²
104a	Pom. Polskiego Związku Białoruś	Parquet	35,95m ²
105	Pom. Polskiego Związku Białoruś	Parquet	21,88m ²
106	Pom. Śląskiego Związku Lekkiej Atletyki	Parquet	12,91m ²
106a	Natrysk + WC	Płyty ceramiczne	3,77m ²
107	Pom. Śląskiego Związku Lekkiej Atletyki	Parquet	19,23m ²
108	Pom. Śląskiego Związku Lekkiej Atletyki	Parquet	12,96m ²
108a	Przedpokój	Parquet	2,75m ²
108b	Natrysk + WC	Płyty ceramiczne	4,00m ²
109	Pom. Śląskiego Związku Lekkiej Atletyki	Parquet	13,13m ²
109a	Przedpokój	Parquet	2,73m ²
109b	Natrysk + WC	Płyty ceramiczne	3,31m ²
110	Pom. Śląskiego Związku Lekkiej Atletyki	Parquet	19,23m ²
111a	Pom. Śląskiego Związku Lekkiej Atletyki	Płyty ceramiczne	13,26m ²
111b	Pom. Śląskiego Związku Lekkiej Atletyki	Parquet	12,49m ²
111c	Pomieszczenie gospodarcze	Płyty ceramiczne	3,00m ²
111d	Przedpokój	Parquet	6,18m ²
111e	Natrysk	Płyty ceramiczne	1,84m ²
111f	WC	Płyty ceramiczne	1,79m ²
112a	Pom. Śląskiego Związku Lekkiej Atletyki	Parquet	12,49m ²
112b	Pom. Śląskiego Związku Lekkiej Atletyki	Parquet	13,31m ²
112c	WC	Płyty ceramiczne	1,81m ²
112d	Natrysk	Płyty ceramiczne	1,84m ²
112e	Przedpokój	Parquet	6,17m ²
112f	Pom. gospodarcze	Płyty ceramiczne	3,00m ²
113	Sekretariat	Parquet	20,52m ²
113a	Pomieszczenie gospodarcze	Płyty ceramiczne	1,46m ²
114	Biurowiec	Parquet	32,20m ²
115	Biurowiec	Parquet	16,48m ²
116	Pracownia komputerowa	Parquet	16,34m ²
117	Pracownia	Parquet	5,56m ²
118	Komunikacja	Lastyko	126,35m ²
119	Pomieszczenie gospodarcze	Lastyko	1,27m ²

OBIEKT:	Remont budynku głównego pokotzonego na terenie stadionu lekkoatletycznego AWF	Biurowiec "INSTALECO"
ADRES:	Katowice ul. Kościuszki 94	mgr inż. Roman Zabdyr
RYBUNKU:	RZUT PIĘTRA	K2-450 I betonu, ul. Szafka 3a tel. 033/ 654 11 77 kom. 0602809073
OPRAC:	Projekt budowlany - wykonawczy remontu instalacji centralnego ogrzewania	Skala: 1:100 Data: 11.2008
PROJEKTANT:	mgr inż. Roman Zabdyr	2

LEGENDA

- 
Gaśnica
- 
Hydrant
- 
- Kierunek do wyjścia drogi ewakuacyjnej,
- 
ewakuacyjnej,
- 
- Kierunek do wyjścia drogi ewakuacyjnej schodami w dół,
- 
- 
- Wyjście ewakuacyjne
- 
- Przeciwpowozarowy Wylacznik Pradu